
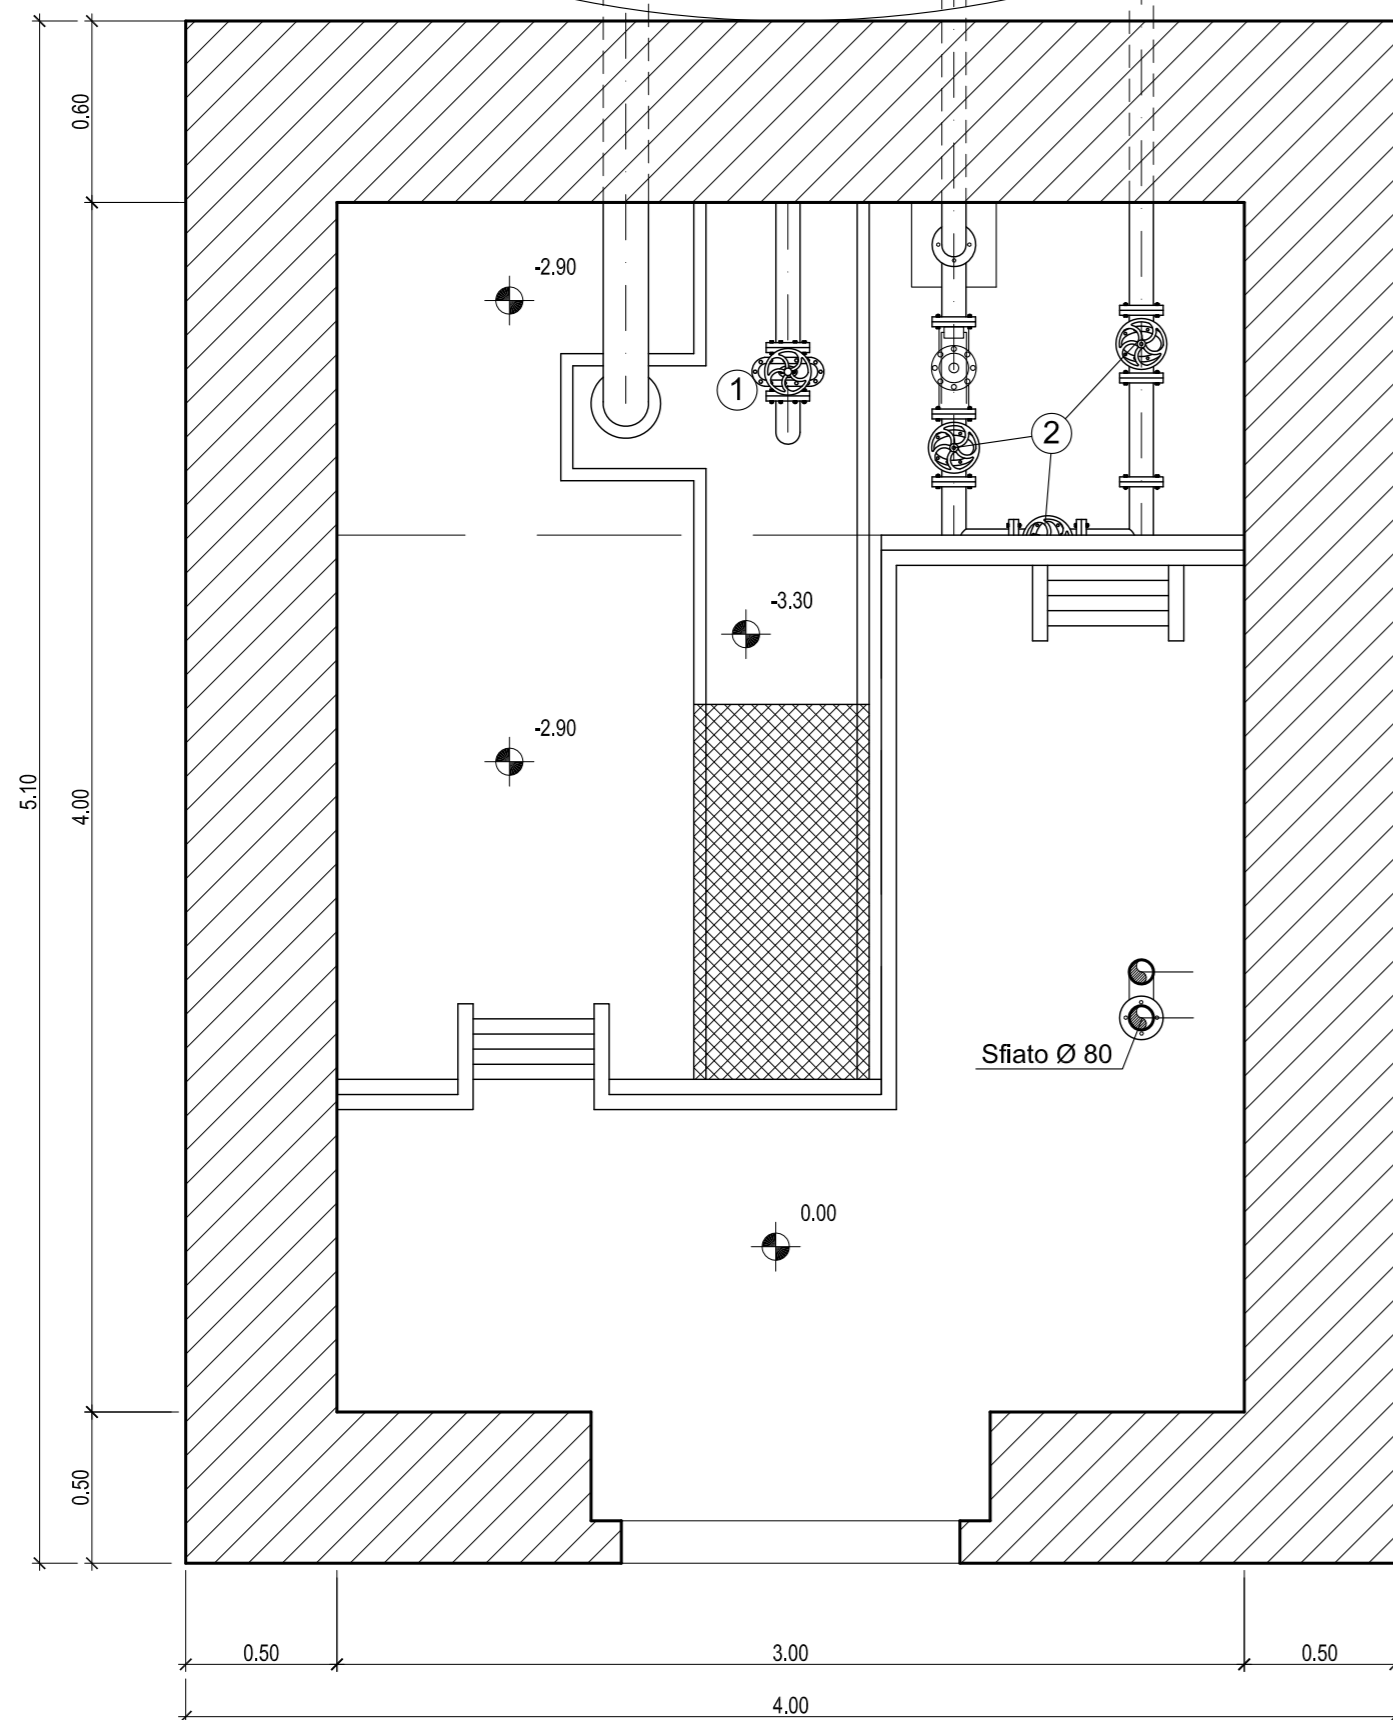




PIANTA PIANO TERRA
SCALA 1:25

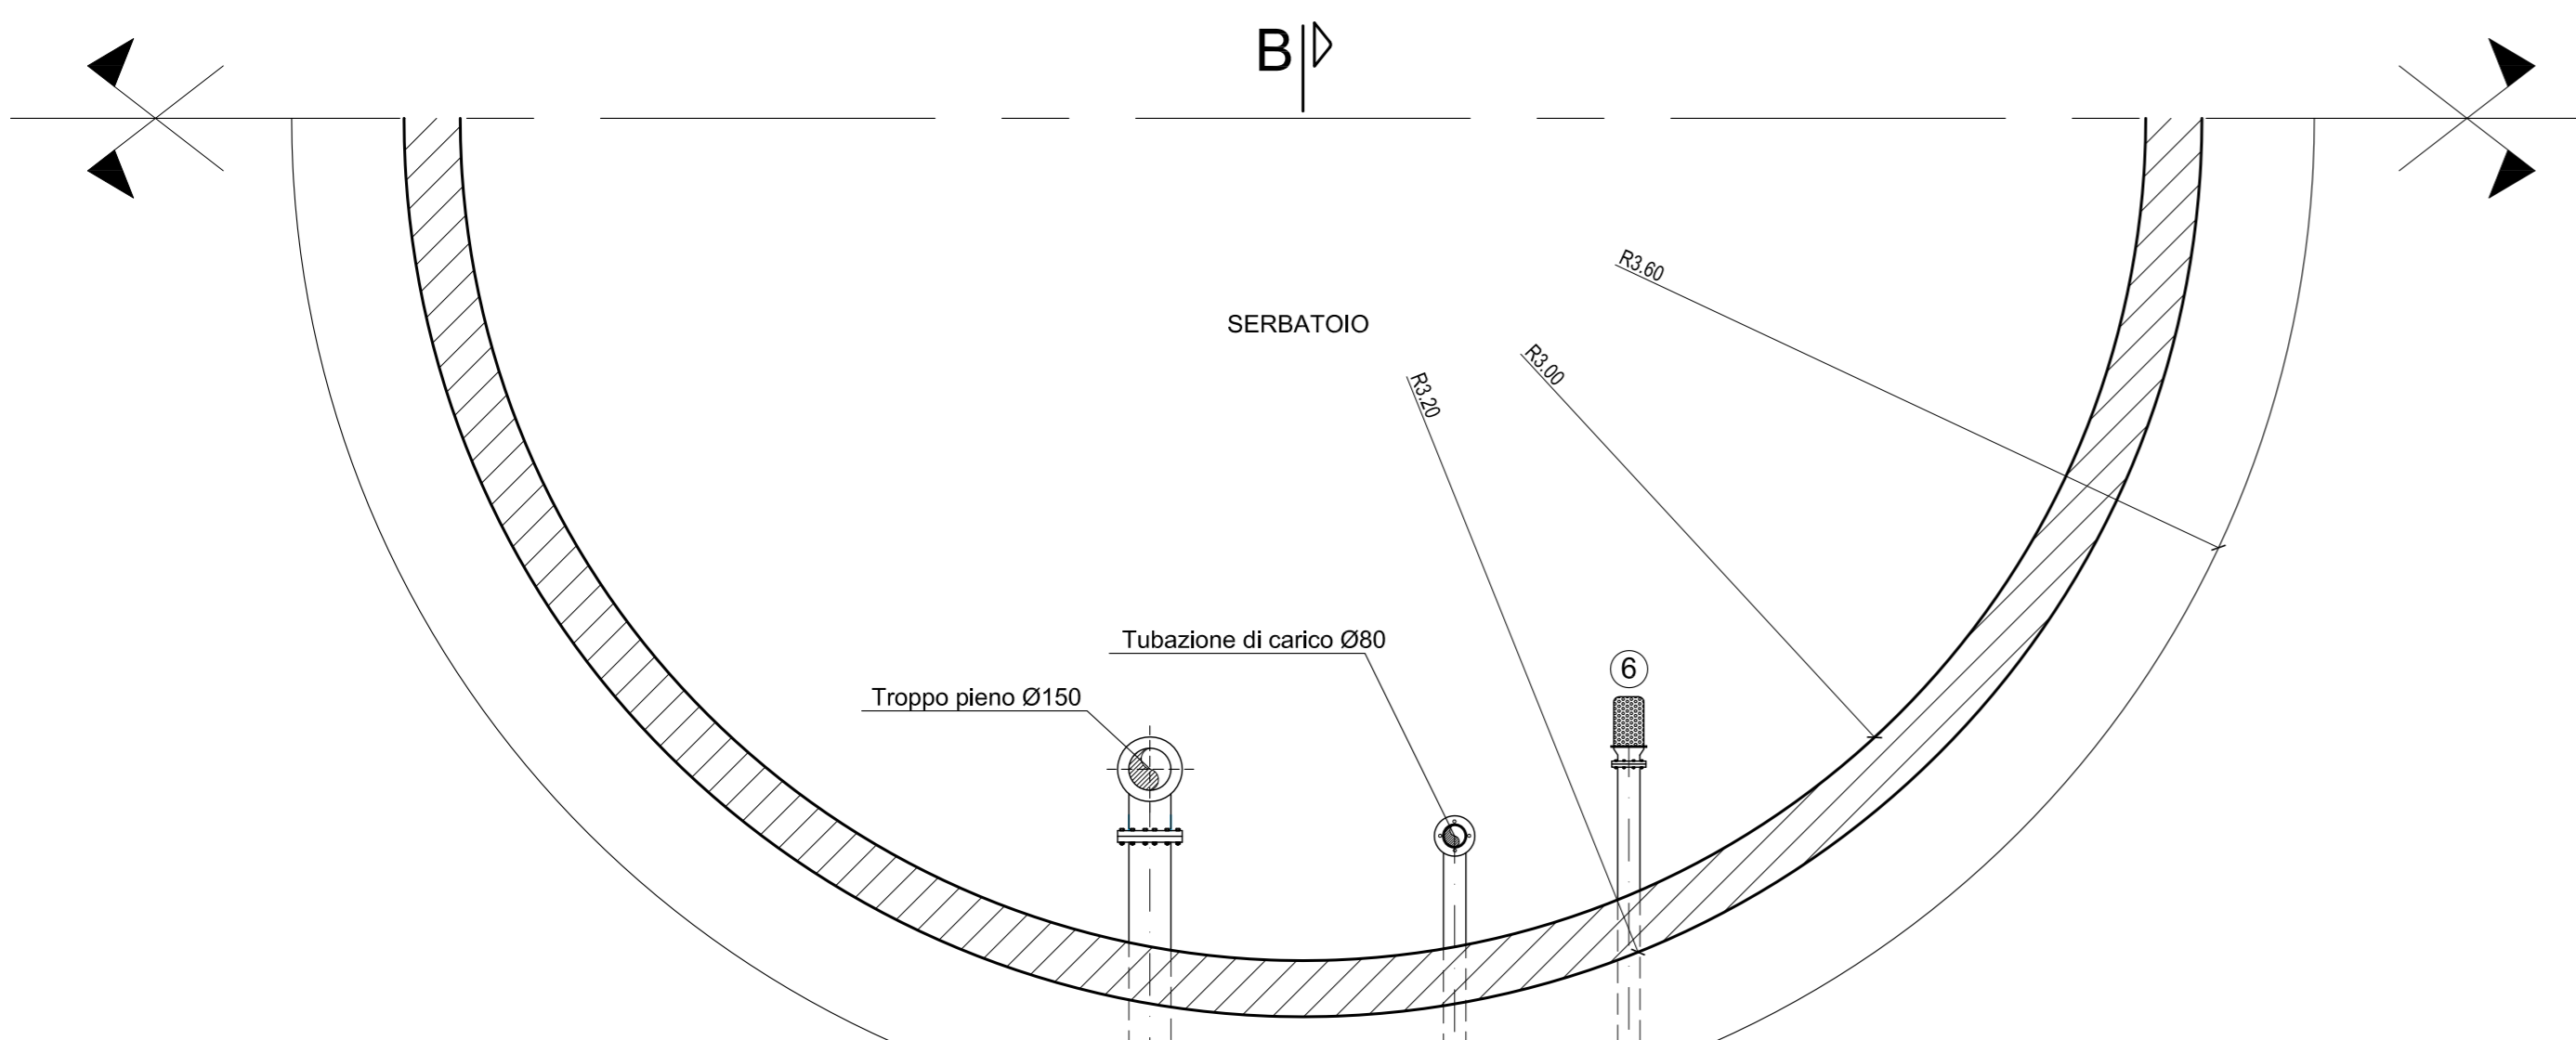

B-B

SEZIONE B - B
SCALA 1:25

PIANTA PIANO INTERRATO
SCALA 1:25

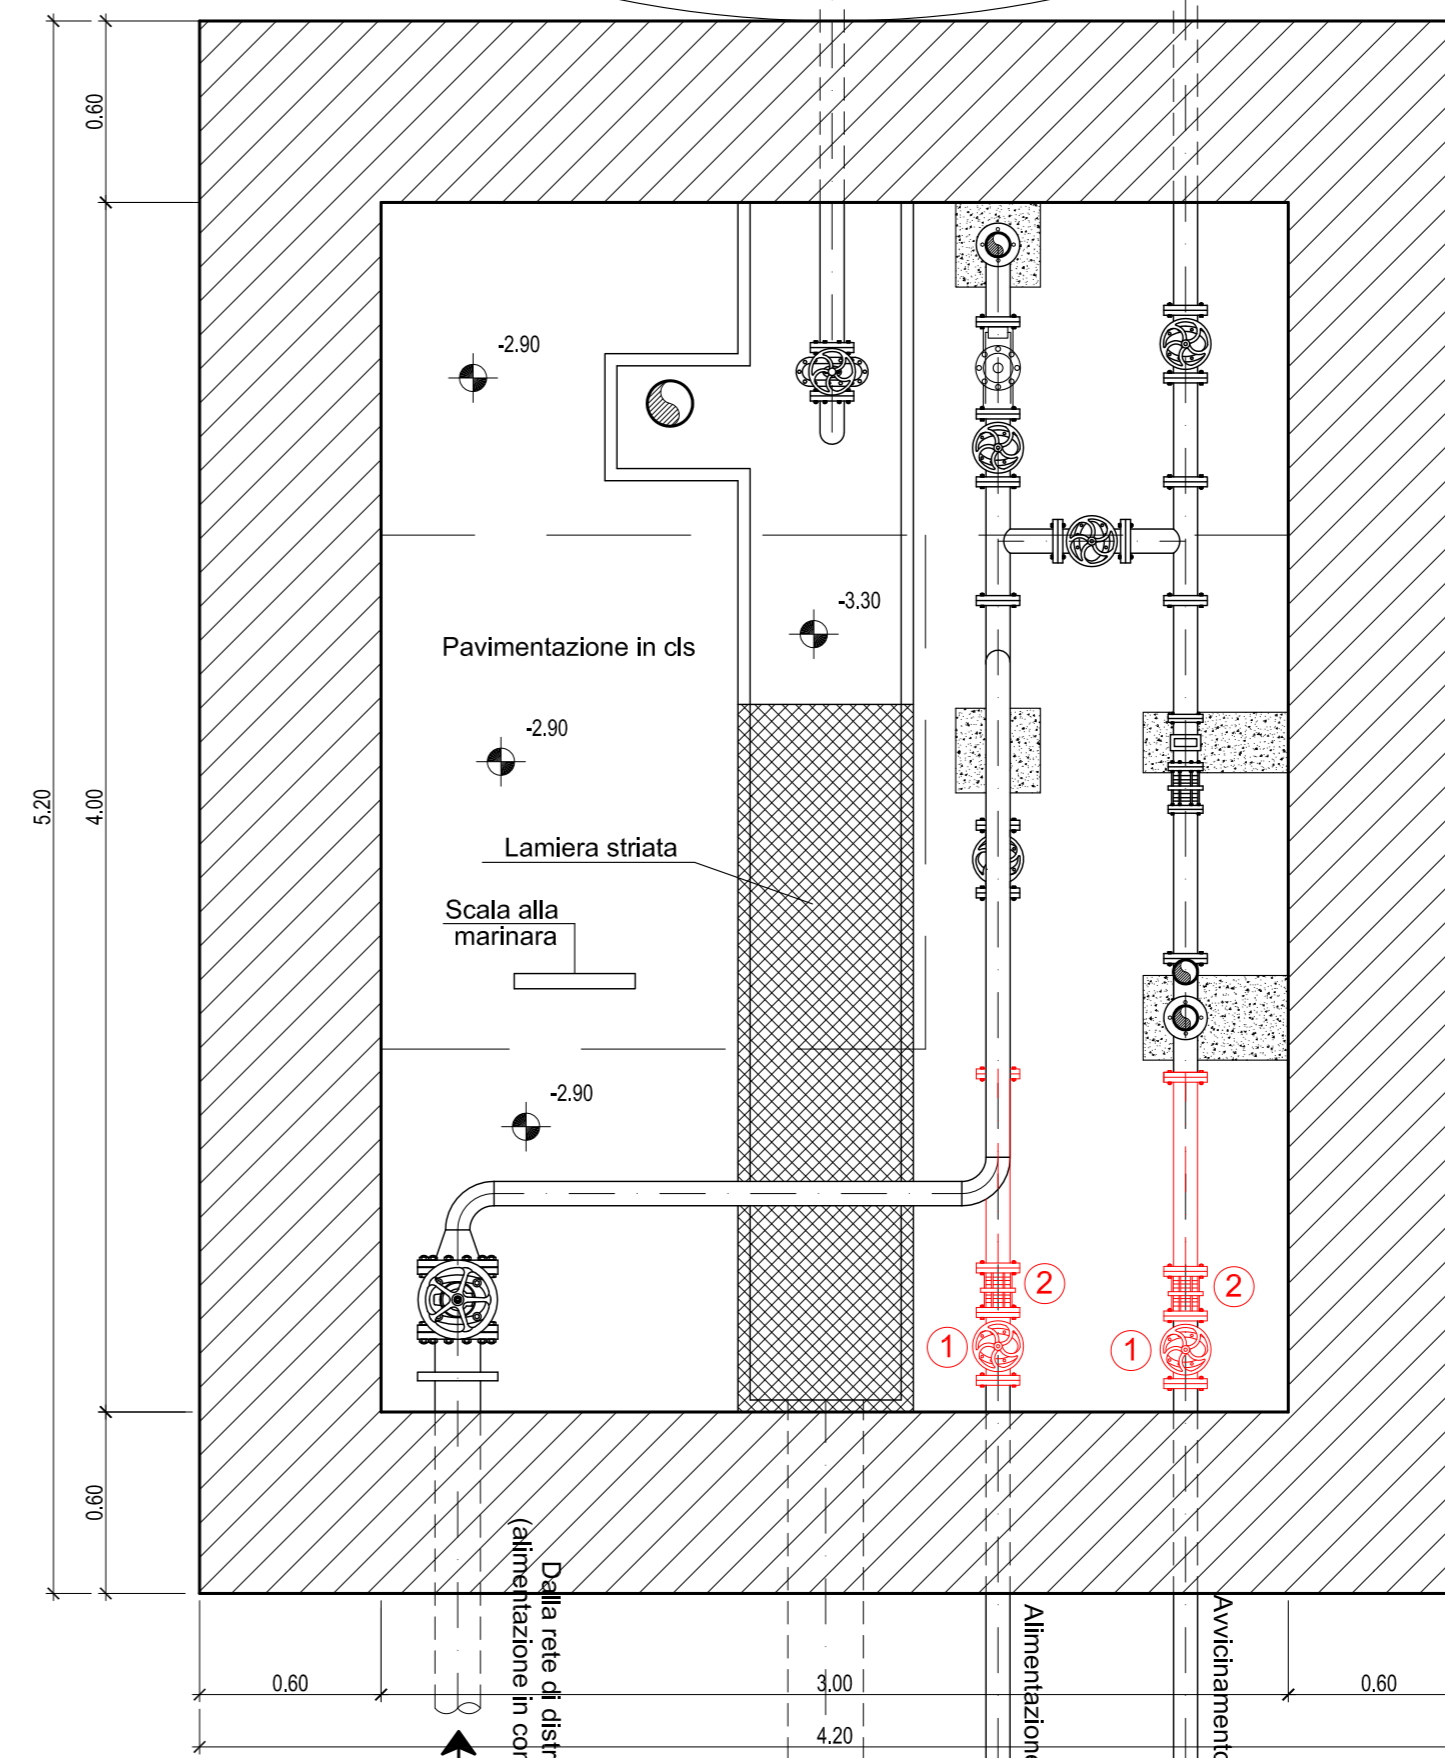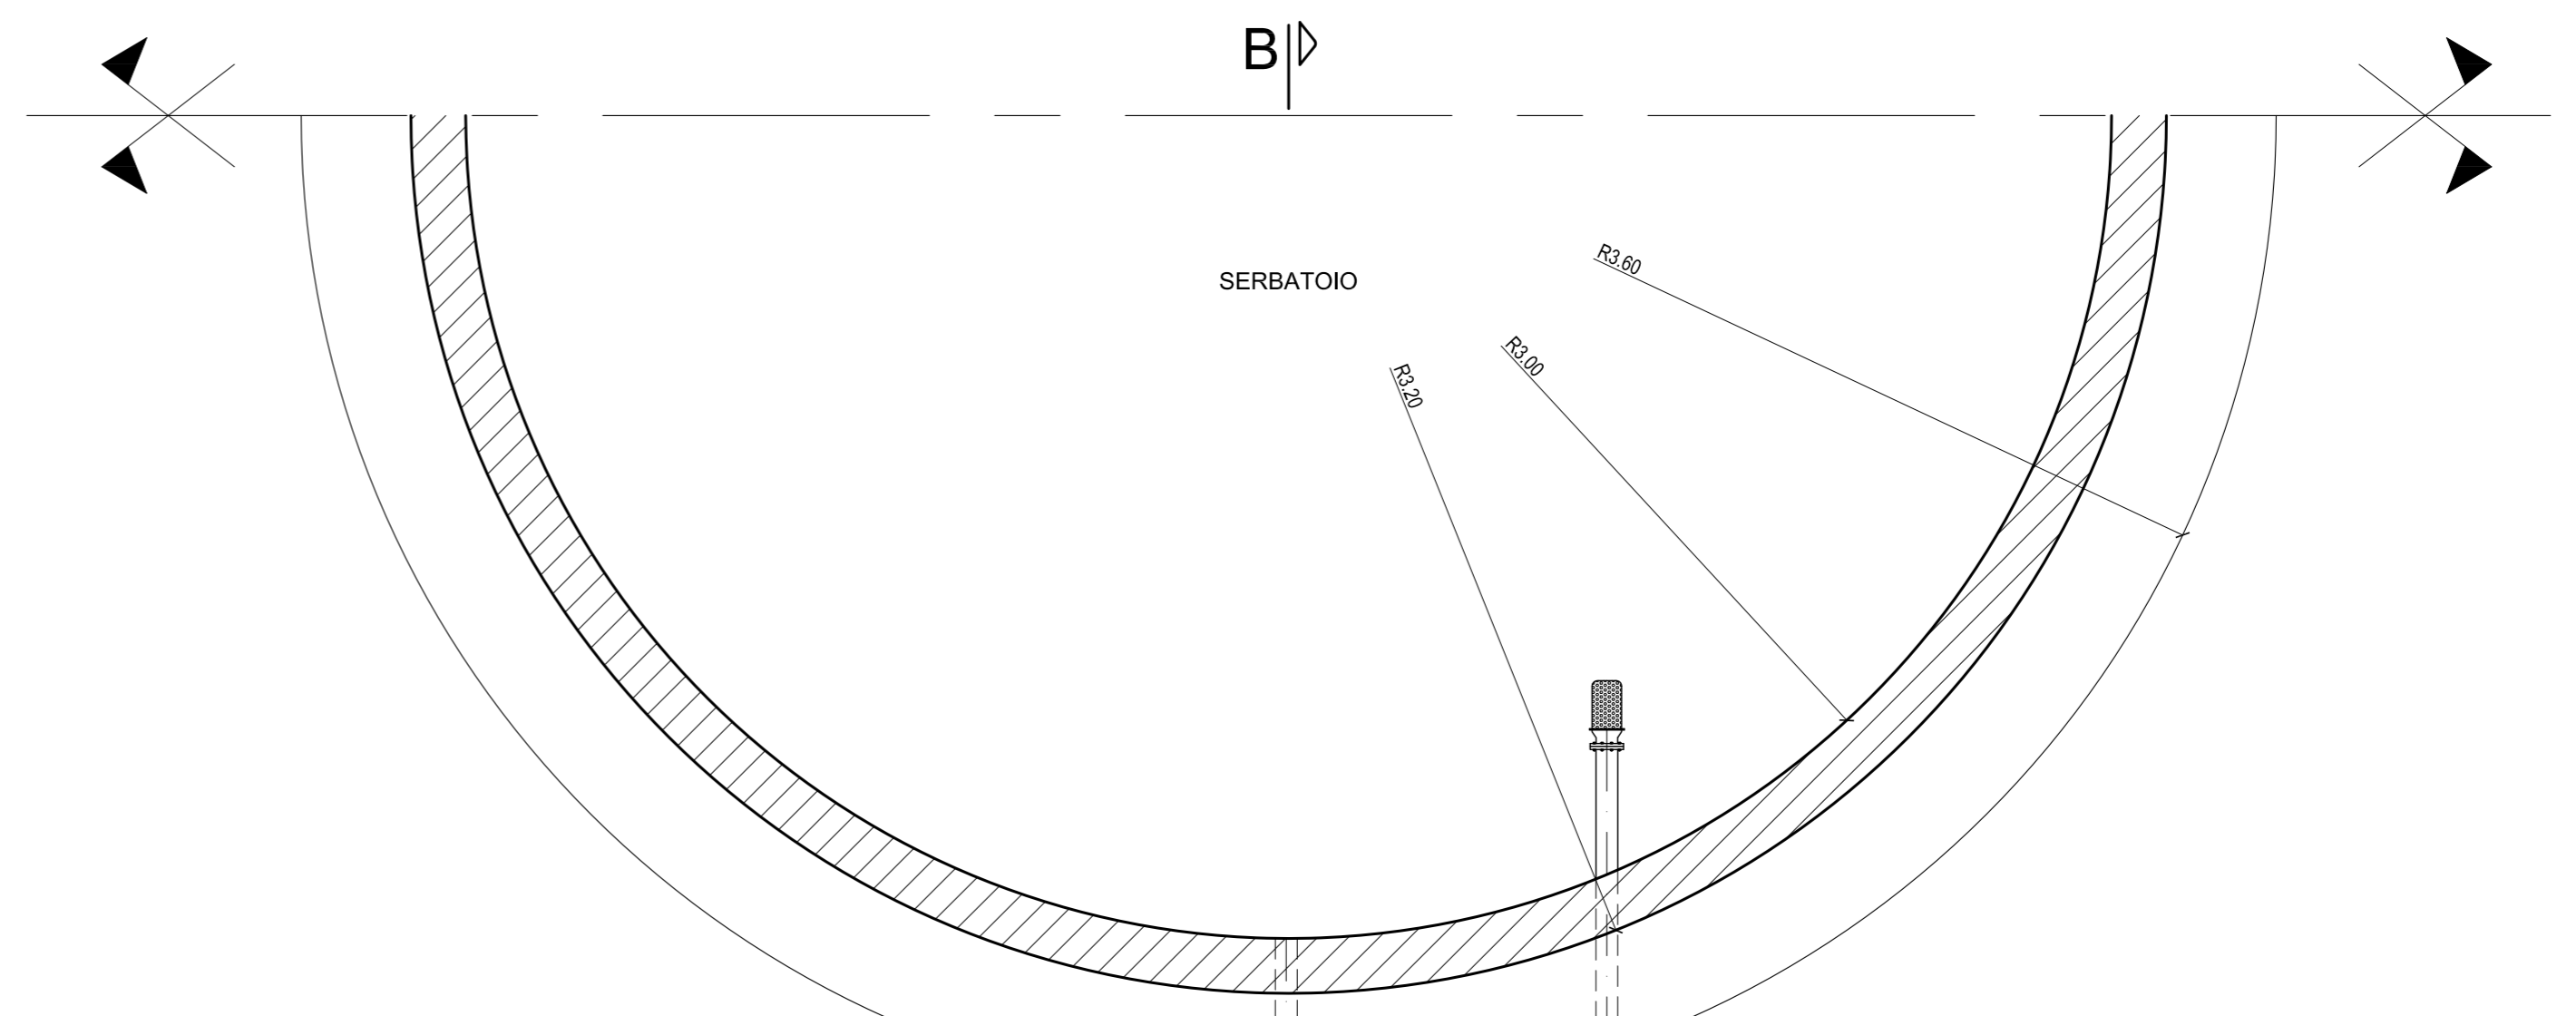


A-A

A-A

INTERVENTI DI PROGETTO

- ① Saracinesca DN 80 PN 10
- ② Giunto di smontaggio DN 80 PN 10

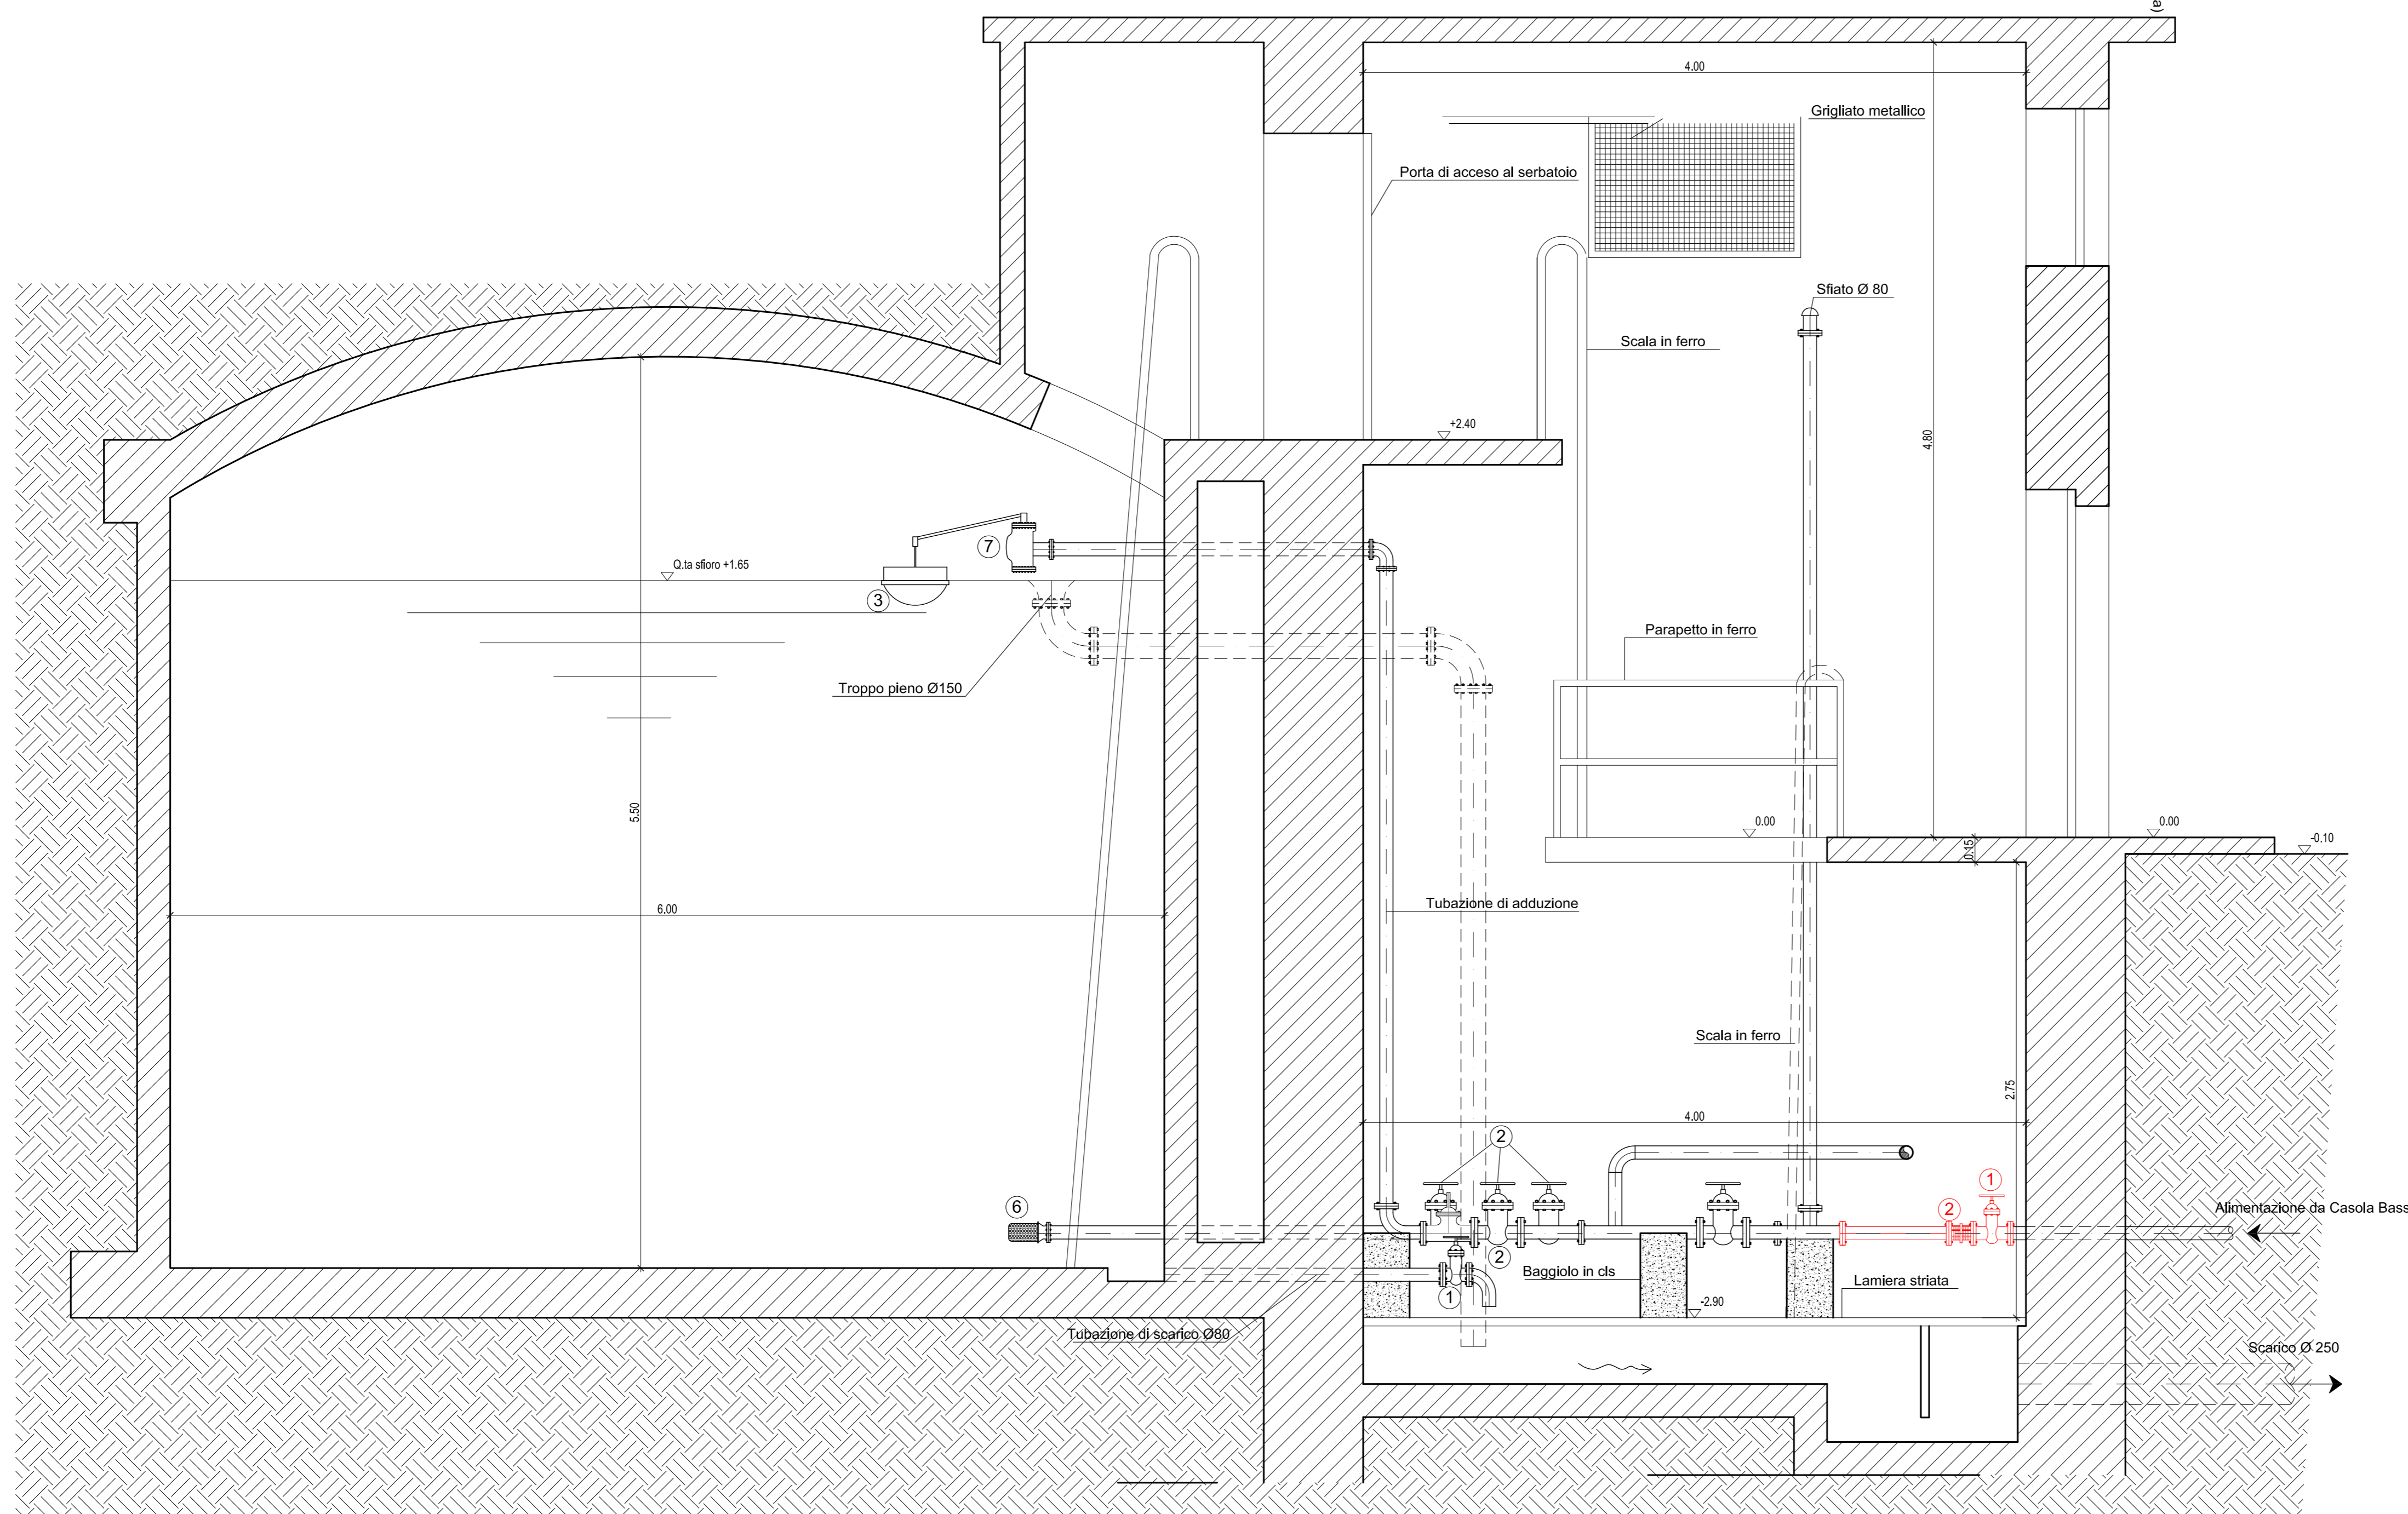

REGIONE CAMPANIA

Acqua Campania S.p.A.

RISTRUTTURAZIONE FUNZIONALE DELL'ACQUEDOTTO CAMPANO
SISTEMA DI ALIMENTAZIONE DELLA
PENISOLA SORRENTINA E DELL'ISOLA DI CAPRI

RIFUNZIONALIZZAZIONE DEL SISTEMA DI ADDUZIONE
DA ANGRÌ A GRAGNANO E ALIMENTAZIONE DEI COMUNI
DI CASOLA DI NAPOLI E GRAGNANO

PROGETTO ESECUTIVO

Il Progettista

Il Responsabile del Procedimento

Il Concessionario

Revisione	Data	Descrizione	Redatto	Controllato	Approvato
①	Maggio 2013	AGGIORNAMENTO PER ACCORDO BONARIO	V.A.	M.S.	A.P.
②	Ottobre 2012	EMISSIONE PER APPROVAZIONE	V.A.	G.F.	A.P.

TITOLO :

SERBATOIO DI CASOLA ALTO
INTERVENTI DI PROGETTO OPERE IDRAULICHE:
VASCHE E CAMERA DI MANOVRA

Progettazione:
STIGE
PARTNERS

Scrittura il disegno: **STIGE**
Codice Commessa: ACCIP131012
Allegato

File:
ACCIP131012

N° TAV.C.02.4